


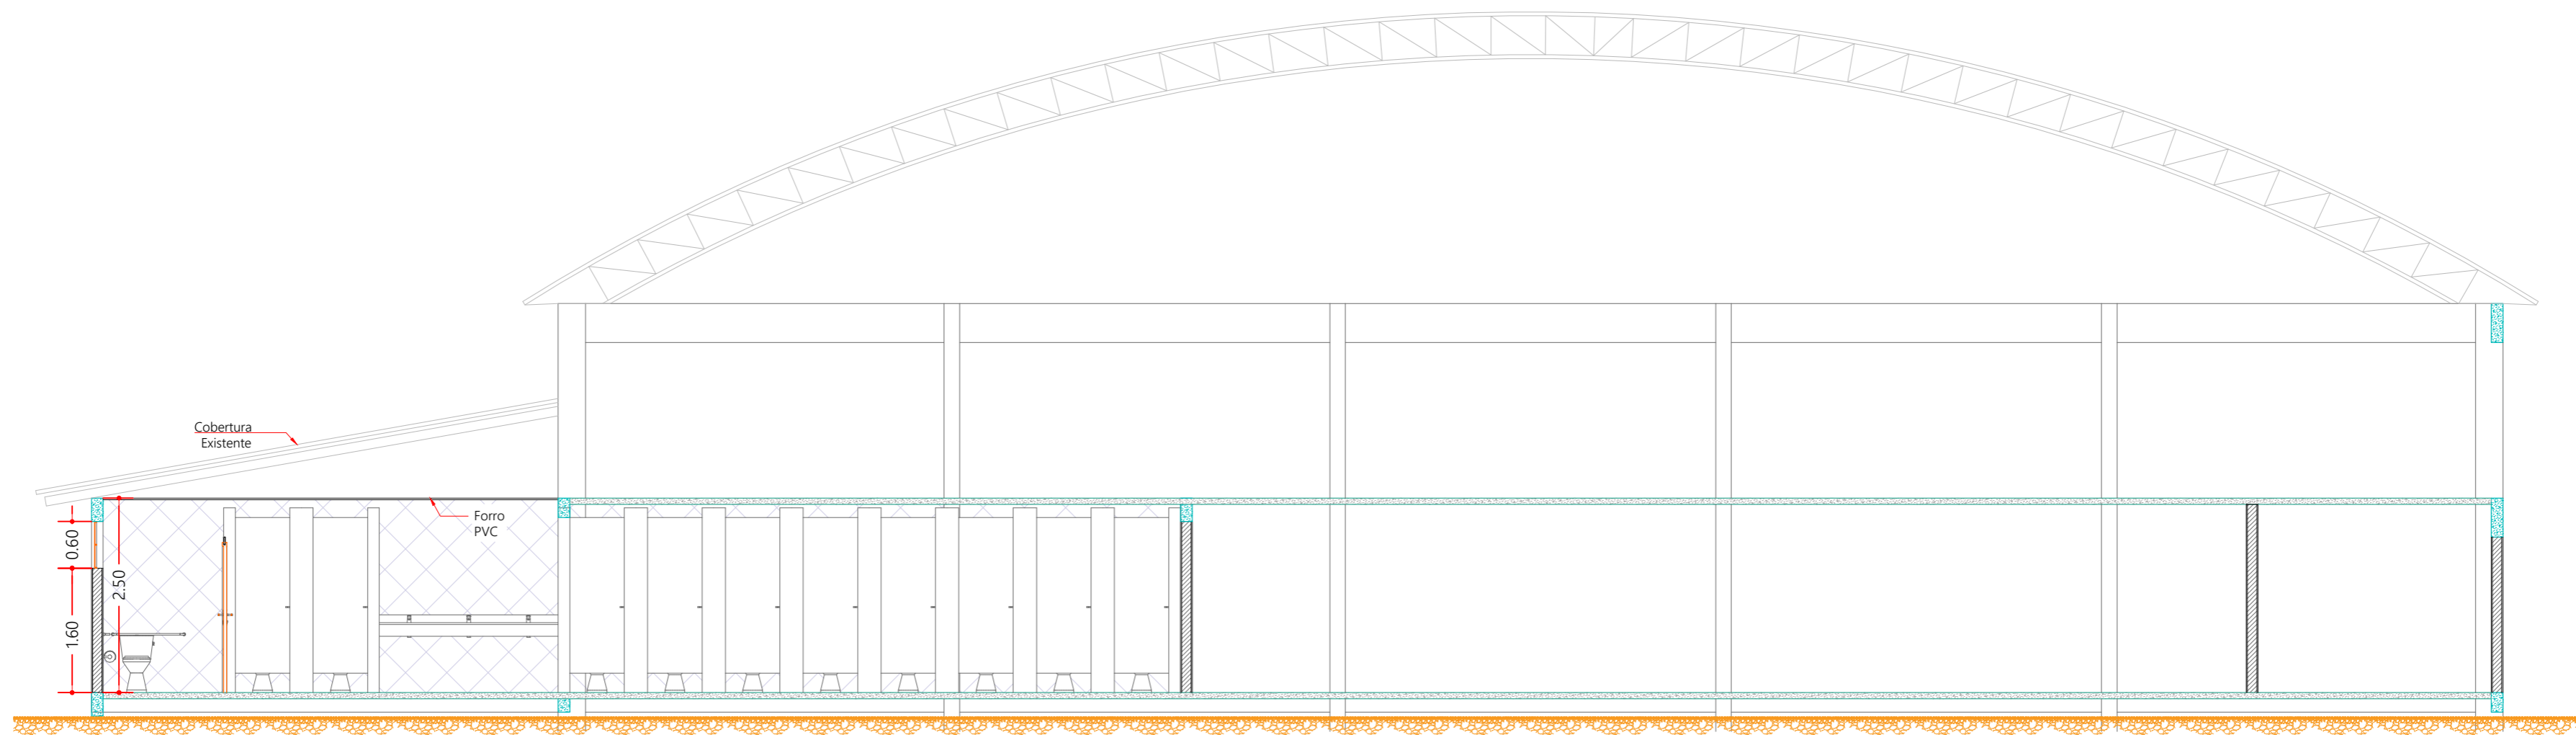
QUADRA DE ESPORTES
 A: 840,37 m²
 P: 123,90 m
 Concreto Polido

Área sem
 Intervenção


W.C. Fem
 A: 44,89 m²
 P: 38,16 m
 Cerâmico

W.C. Masc
 A: 23,93 m²
 P: 23,20 m
 Cerâmico


 <p>Lagoa dos Três Cantos PREFEITURA MUNICIPAL</p>	Obra: Reforma e adequação Prancha: PLANTA BAIXA	
	Endereço: Linha Glória Município: Lagoa dos Três Cantos - RS Mat. Terreno:	
Rua Ervino Petry Lagoa dos Três Cantos - RS CEP: 99495-000 Fone: (54) 3392-1083	Proprietário: Sergio Antonio Lasch Prefeito Municipal	Resp. Técnico: César Dobler Fink Engº Civil e Sng do Trabalho CREA RS123162/D
Escala: 1:00 Área: 937,50 m ² Data: Julho / 2023	Prancha: P 1/2	




02 CORTE BB'

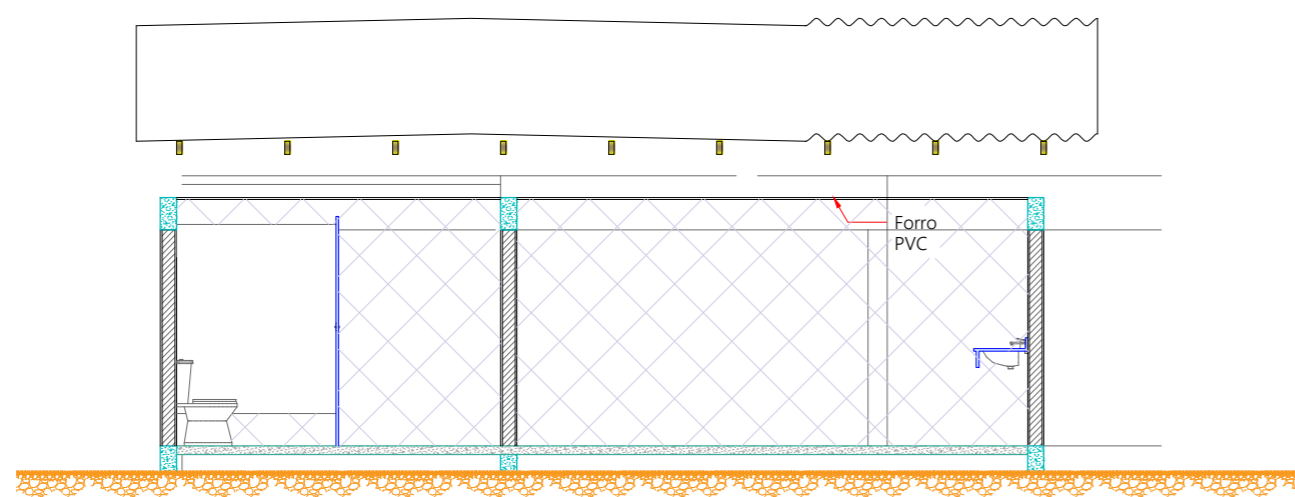


03 CORTE AA'

 <p>Lagoa dos Três Cantos PREFEITURA MUNICIPAL</p> <p>Rua Ervino Petry Lagoa dos Tres Cantos - RS CEP: 99495-000 Fone: (54) 3392-1083</p>	<p>Obra: Reforma e adequação</p> <p>Prancha: CORTES</p> <p>Endereço: Linha Gloria</p> <p>Município: Lagoa dos Tres Cantos - RS</p> <p>Mat. Terreno:</p>	
	<p>Proprietário: Sergio Antonio Lasch Prefeito Municipal</p>	<p>Resp. Técnico: César Dobler Fink Engº Civil e Seg do Trabalho CREA-RS/23162D</p>
		<p>Prancha: P 2/2</p>

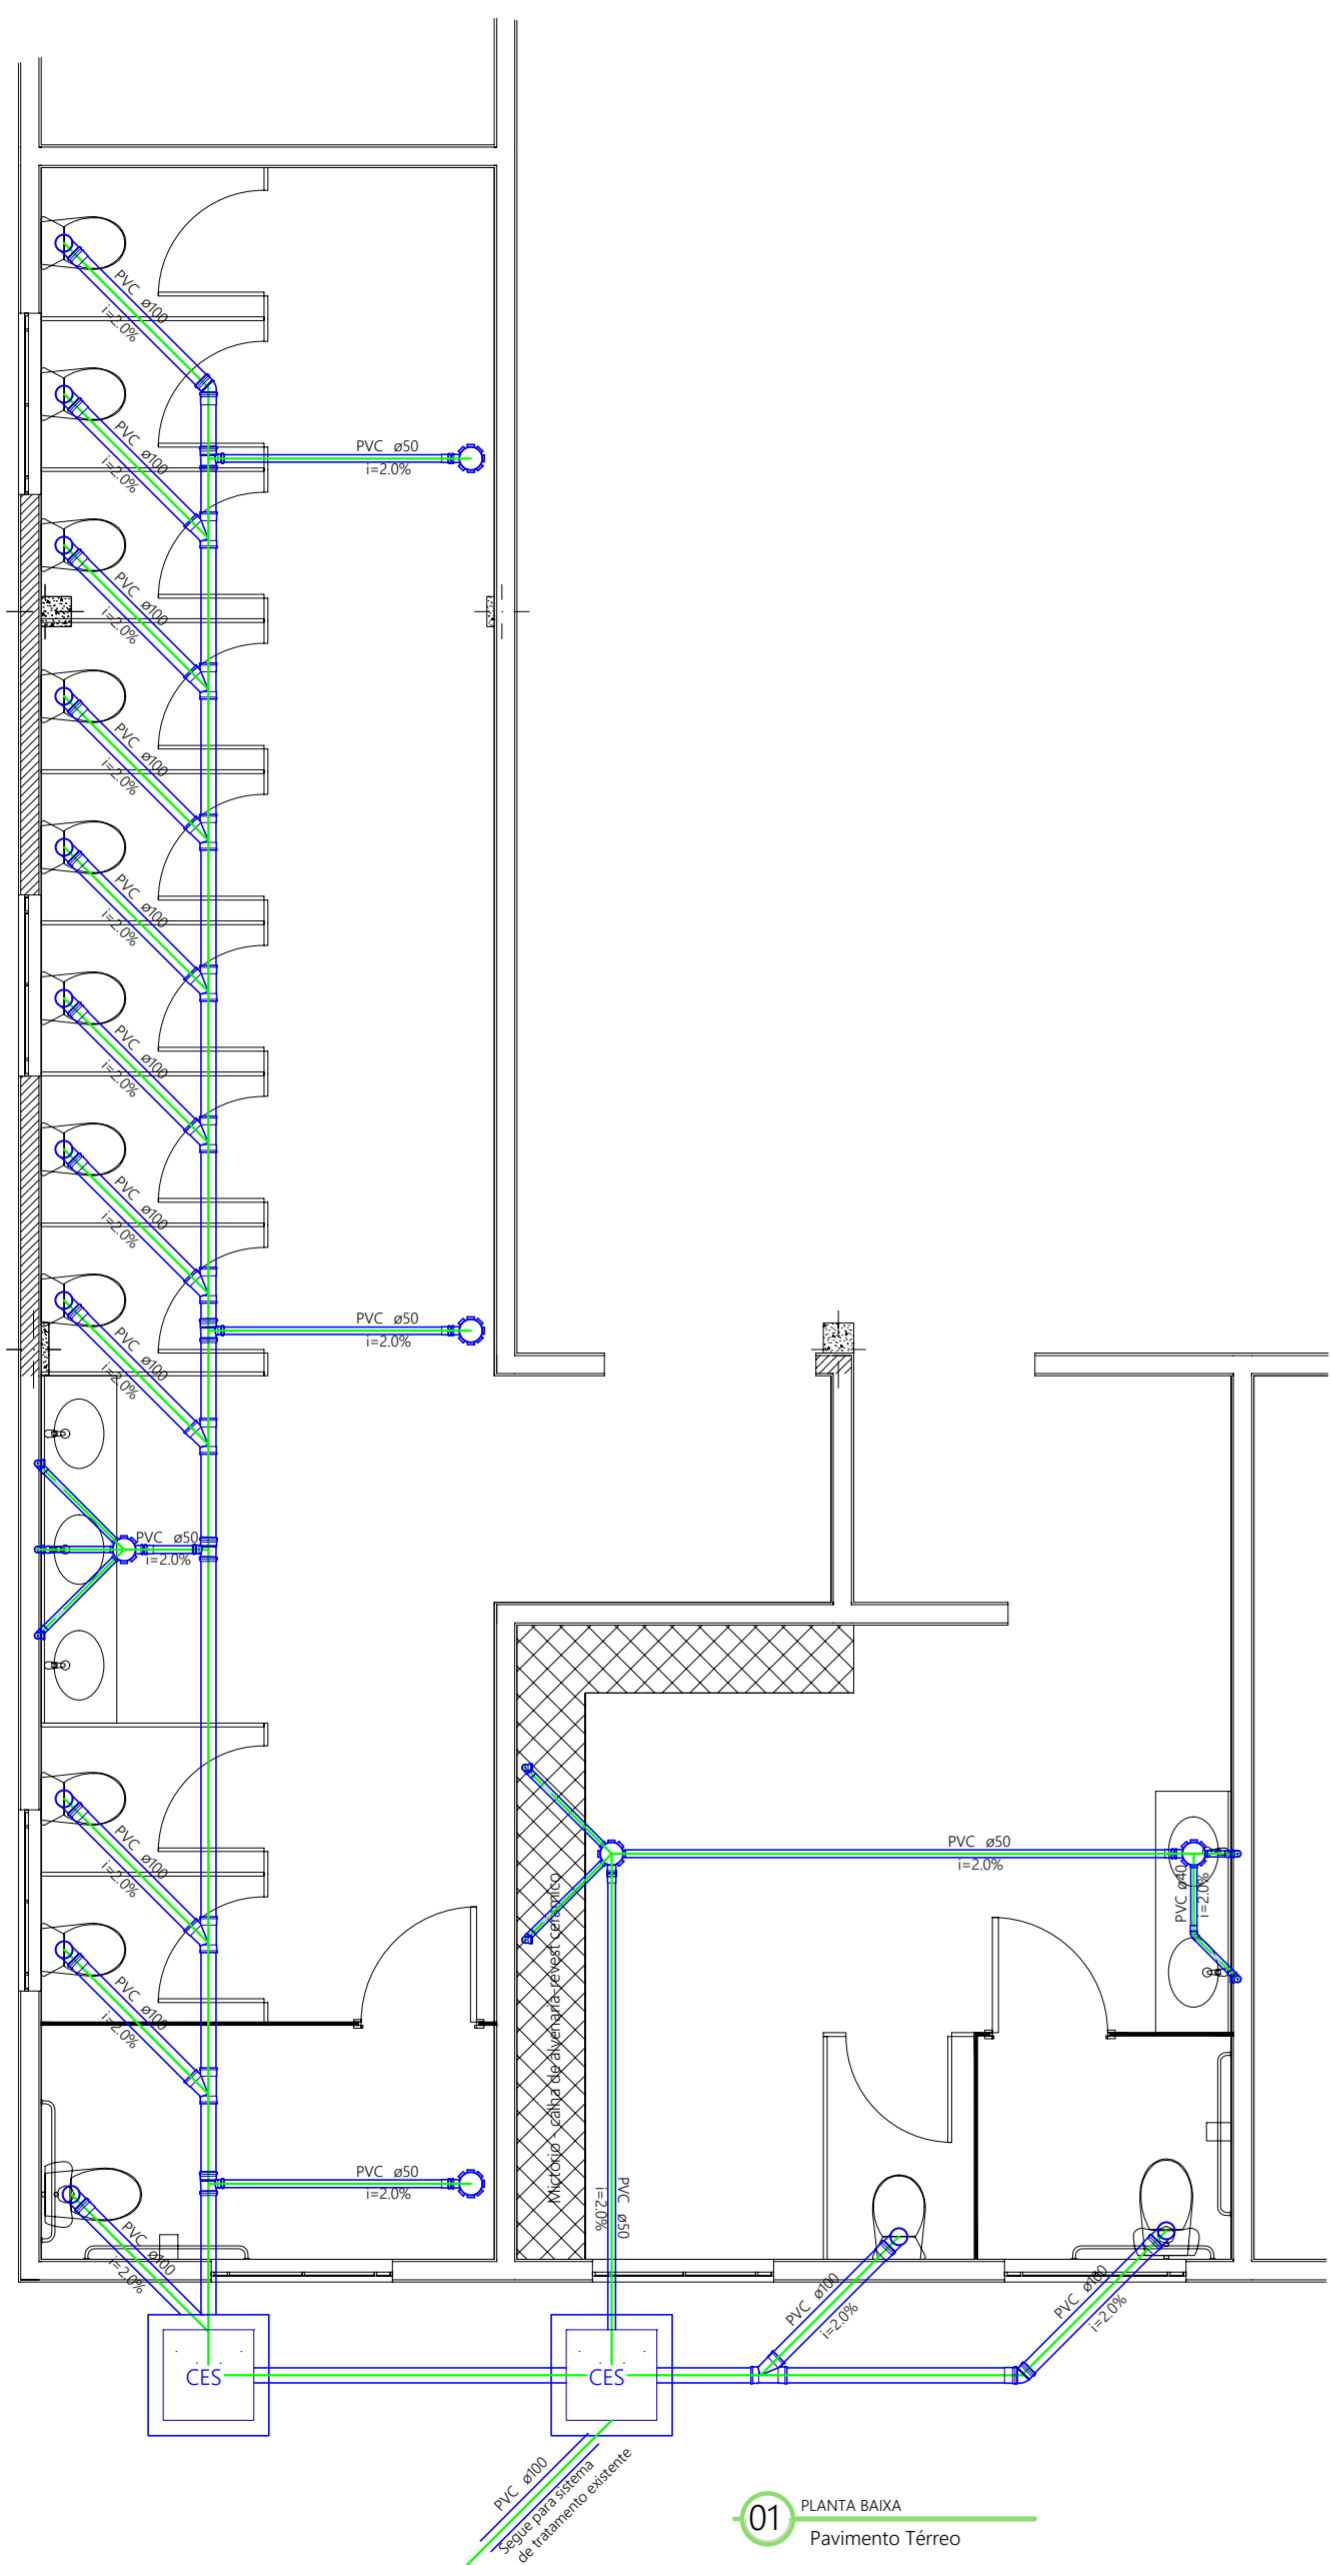


01 PLANTA BAIXA
Pavimento Térreo

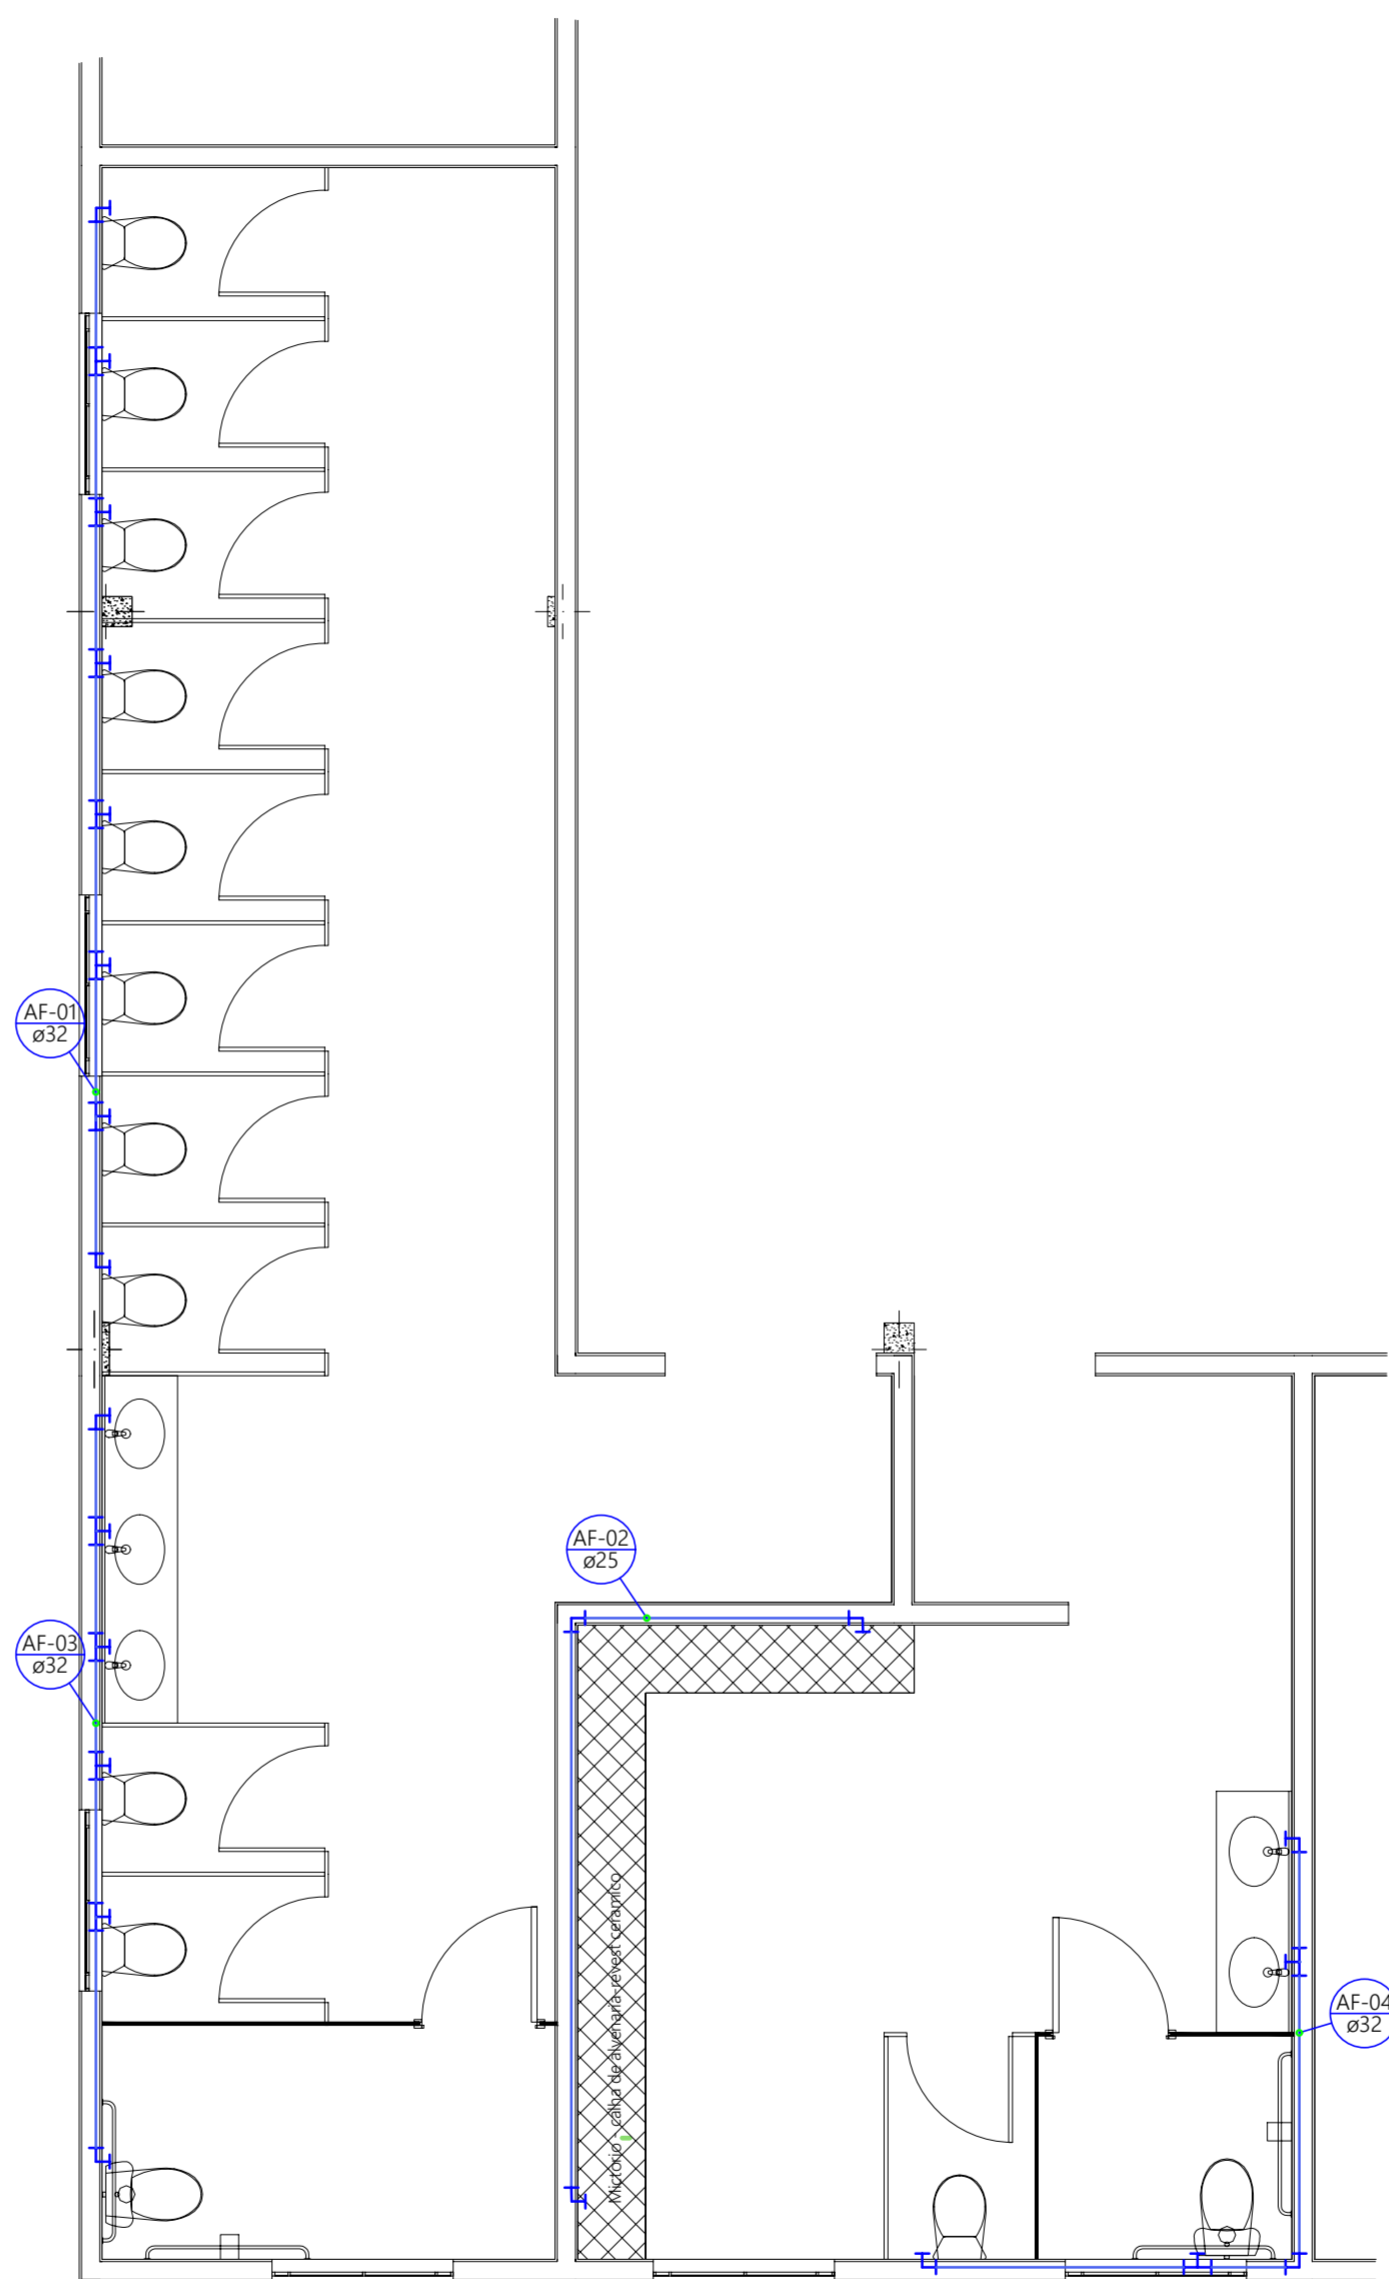

02 PLANTA BAIXA
Pavimento Superior


Legenda Detalhada	
	PVC Acessórios
	Caixa sifonada 150x10x40 cm
	Caixa de Escoimento
	Caixa de gordura 40x60x60 cm
	PVC Esgoto 40 mm
	PVC Esgoto 50 mm
	PVC Esgoto 60 mm
	PVC Esgoto 75 mm
	PVC Esgoto 90 mm
	PVC Esgoto 110 mm
	PVC Esgoto 125 mm
	PVC Esgoto 150 mm
	PVC Esgoto 175 mm
	PVC Esgoto 200 mm
	PVC Esgoto 225 mm
	PVC Esgoto 250 mm
	PVC Esgoto 275 mm
	PVC Esgoto 300 mm
	PVC Esgoto 325 mm
	PVC Esgoto 350 mm
	PVC Esgoto 375 mm
	PVC Esgoto 400 mm
	PVC Esgoto 425 mm
	PVC Esgoto 450 mm
	PVC Esgoto 475 mm
	PVC Esgoto 500 mm
	PVC Esgoto 525 mm
	PVC Esgoto 550 mm
	PVC Esgoto 575 mm
	PVC Esgoto 600 mm
	PVC Esgoto 625 mm
	PVC Esgoto 650 mm
	PVC Esgoto 675 mm
	PVC Esgoto 700 mm
	PVC Esgoto 725 mm
	PVC Esgoto 750 mm
	PVC Esgoto 775 mm
	PVC Esgoto 800 mm
	PVC Esgoto 825 mm
	PVC Esgoto 850 mm
	PVC Esgoto 875 mm
	PVC Esgoto 900 mm
	PVC Esgoto 925 mm
	PVC Esgoto 950 mm
	PVC Esgoto 975 mm
	PVC Esgoto 1000 mm

<p>Lagoa dos Três Cantos PREFEITURA MUNICIPAL</p> <p>Rua Ervino Petry Lagoa dos Três Cantos - RS CEP: 99495-000</p> <p>Fone: (54) 3392-1083</p>	<p>Obra: Reforma e adequação</p>
	<p>Prancha: Projeto hidrossanitário</p>
	<p>Endereço: Linha Gloria</p>
	<p>Município: Lagoa dos Três Cantos - RS</p>
<p>Proprietário: Sergio Antonio Lasch Prefeito Municipal</p>	<p>Mat. Terreno:</p>
<p>Resp. Técnico: César Dobler Fink Engº Civil e Sny do Trabalho CREA RS123362D</p>	<p>Escala: 1:00</p>
<p>Área: 937,50 m²</p>	<p>Prancha: 1/1</p>
<p>Data: Julho / 2023</p>	

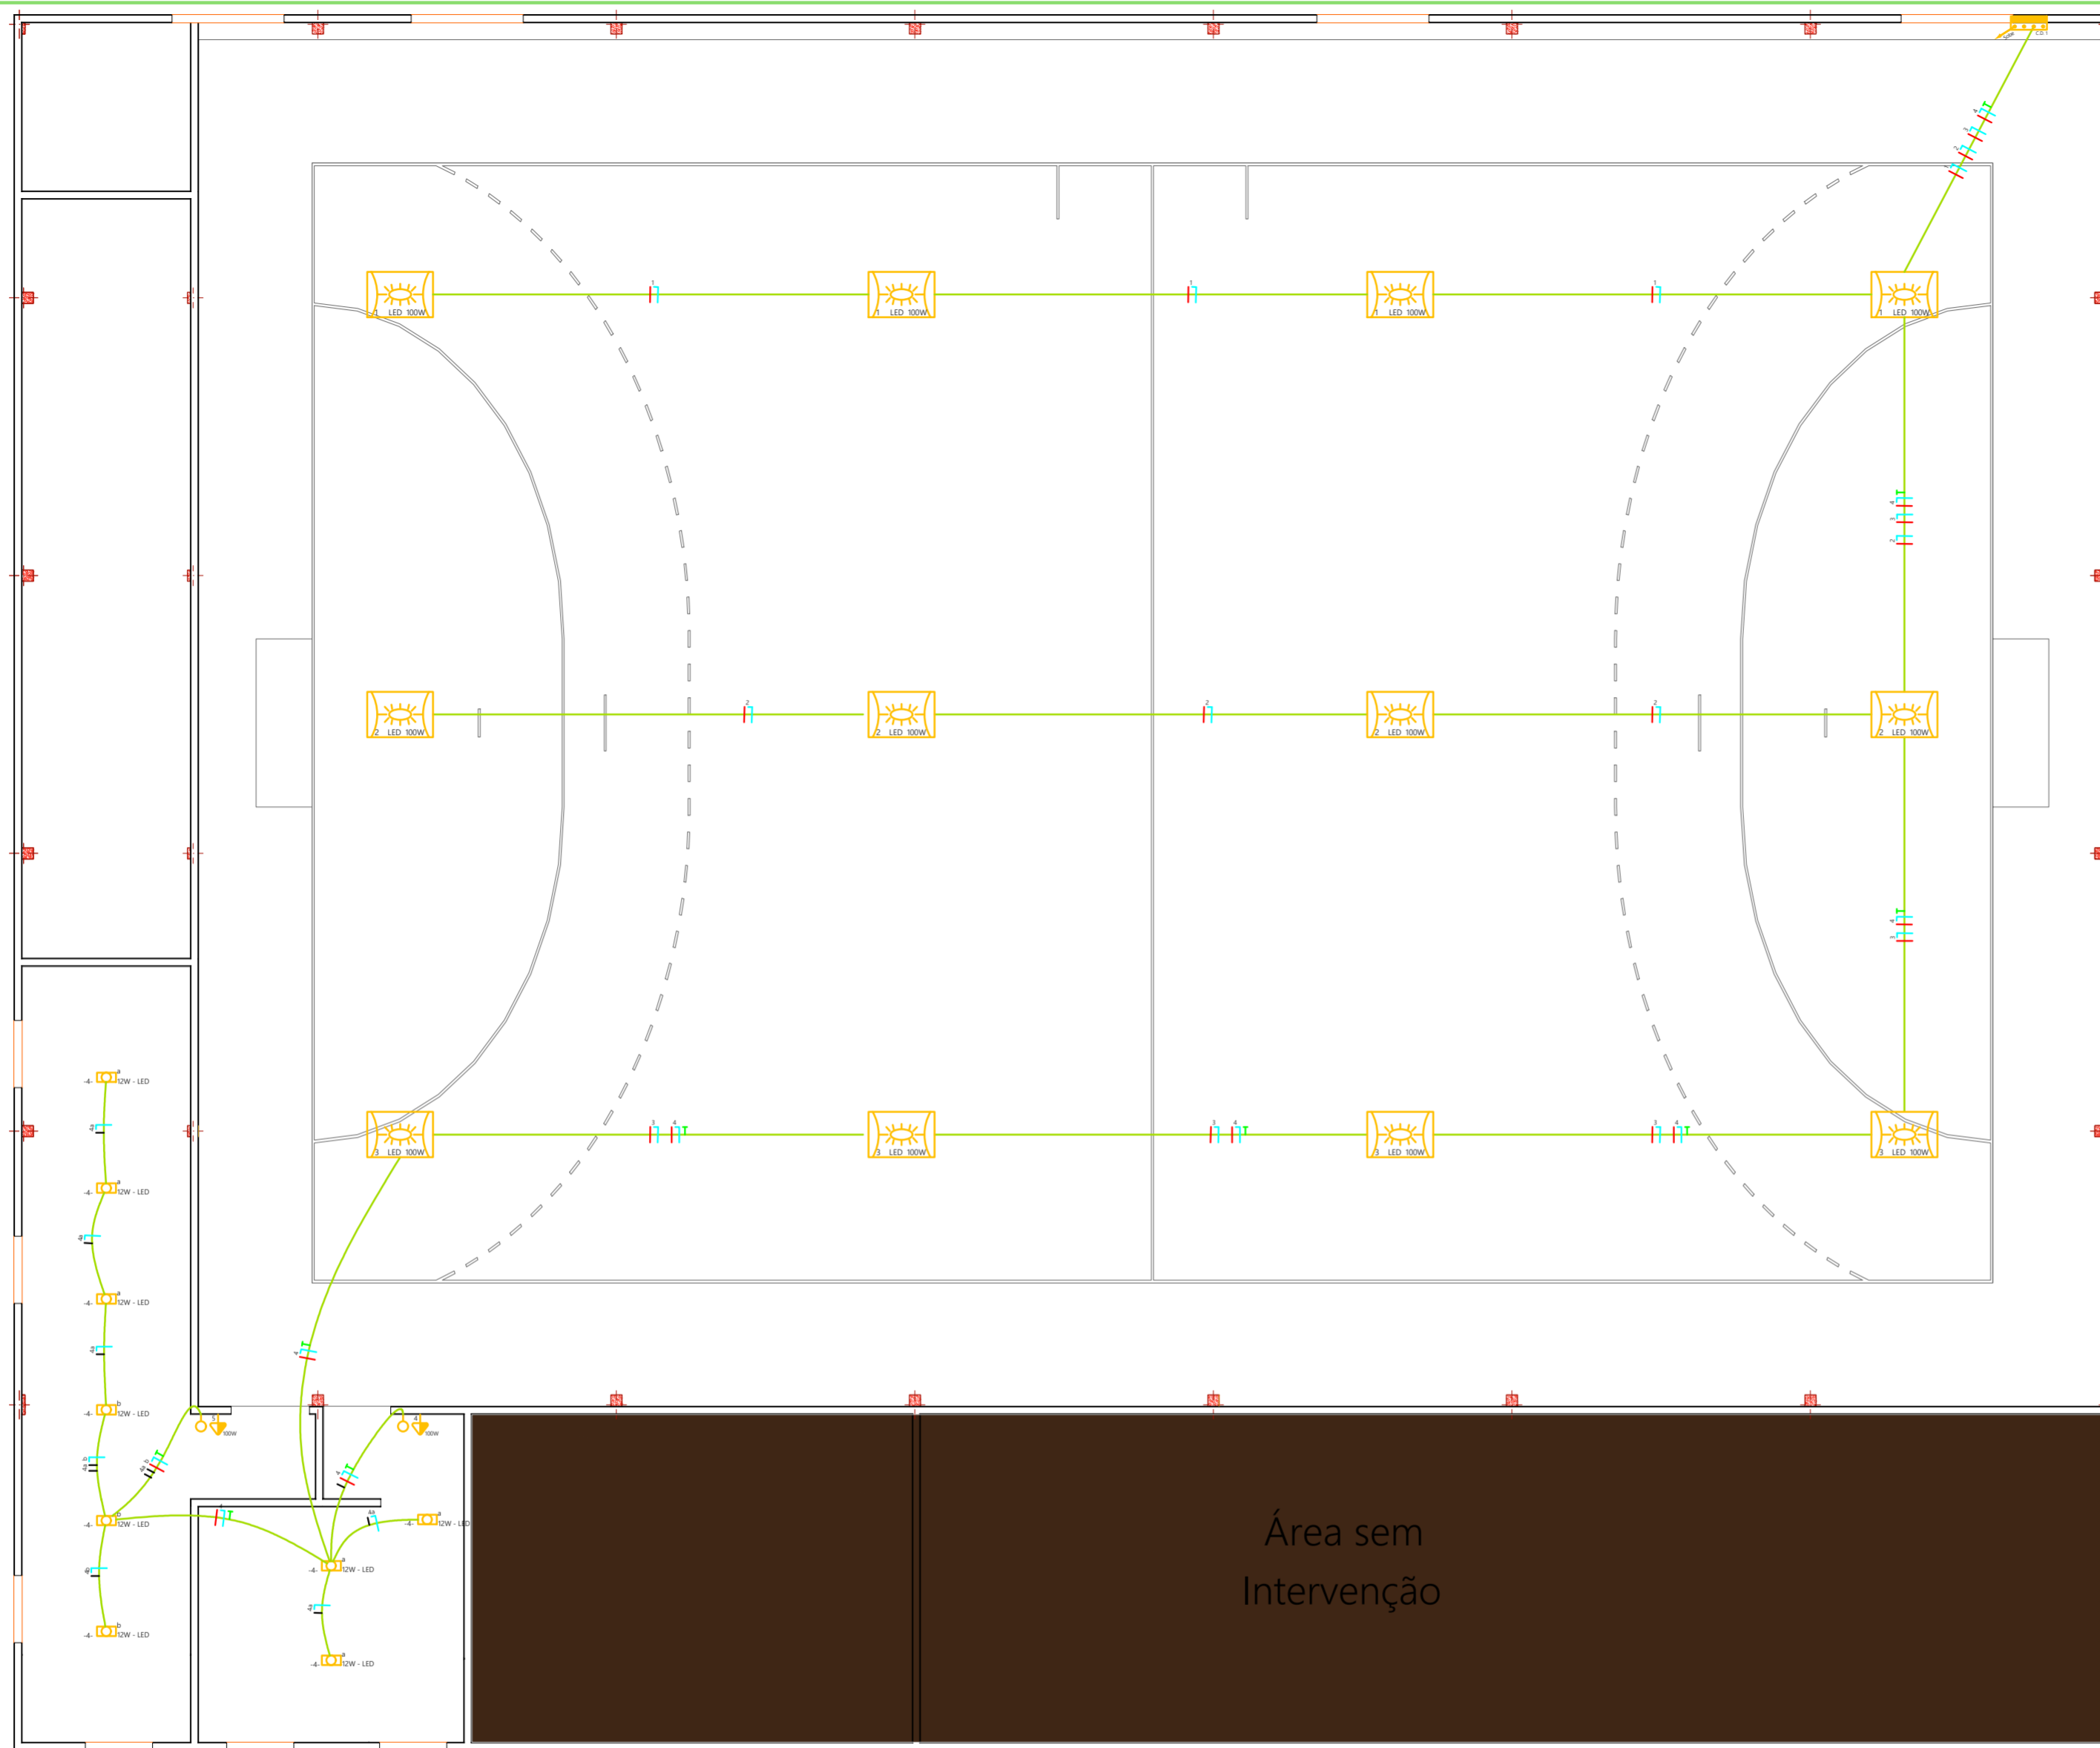

01 PLANTA BAIXA
Projeto Elétrico

Tecnologia	INCANDESCENTE	HALOGENO	ECONOMIZADORA	LED
	300 Lúmens	30w	14w	9w
470 Lúmens	45w	22w	14w	6w
840 Lúmens	60w	37w	22w	10w
1100 Lúmens	75w	45w	27w	12w
1700 Lúmens	100w	75w	45w	20w
Vida útil	1 Ano	1-3 Anos	6-10 Anos	15-20 Anos

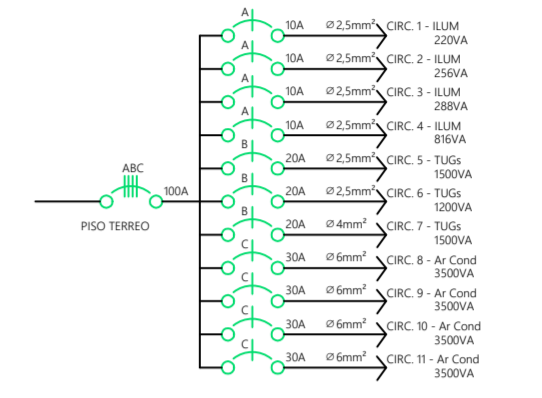

03 DIAGRAMA UNIFILAR GERAL

LEGENDA

- Ponto de luz LED no teto
- Ponto de luz LED no teto
- Elemento que desce
- Elemento que sobe
- Ponto de tomada alta - 250 cm do piso
- Ponto de tomada média - 150 cm do piso
- Ponto de tomada baixa - 30 cm do piso
- Ponto de tomada alta-ar condicionado - 250 cm do piso
- Interruptor - sempre/duplo/triplo
- Centro de distribuição
- Condutor fase
- Condutor neutro
- Condutor retorno
- Condutor terra

 Rua Ervino Petry Lagoa dos Três Cantos - RS CEP: 99495-000 Fone: (54) 3392-1083	Obra: Reforma e adequação Prancha: PROJETO ELÉTRICO	
	Endereço: Linha Gloria Município: Lagoa dos Três Cantos - RS Mat. Terreno:	
Proprietário:	Resp. Técnico:	Escala: 1:00 Área: 937,50 m ² Data: Julho / 2023
Sergio Antonio Lasch Prefeito Municipal	César Dobler Fink Eng ^o Civil e Seg do Trabalho CREA RS123362D	E 1/1